
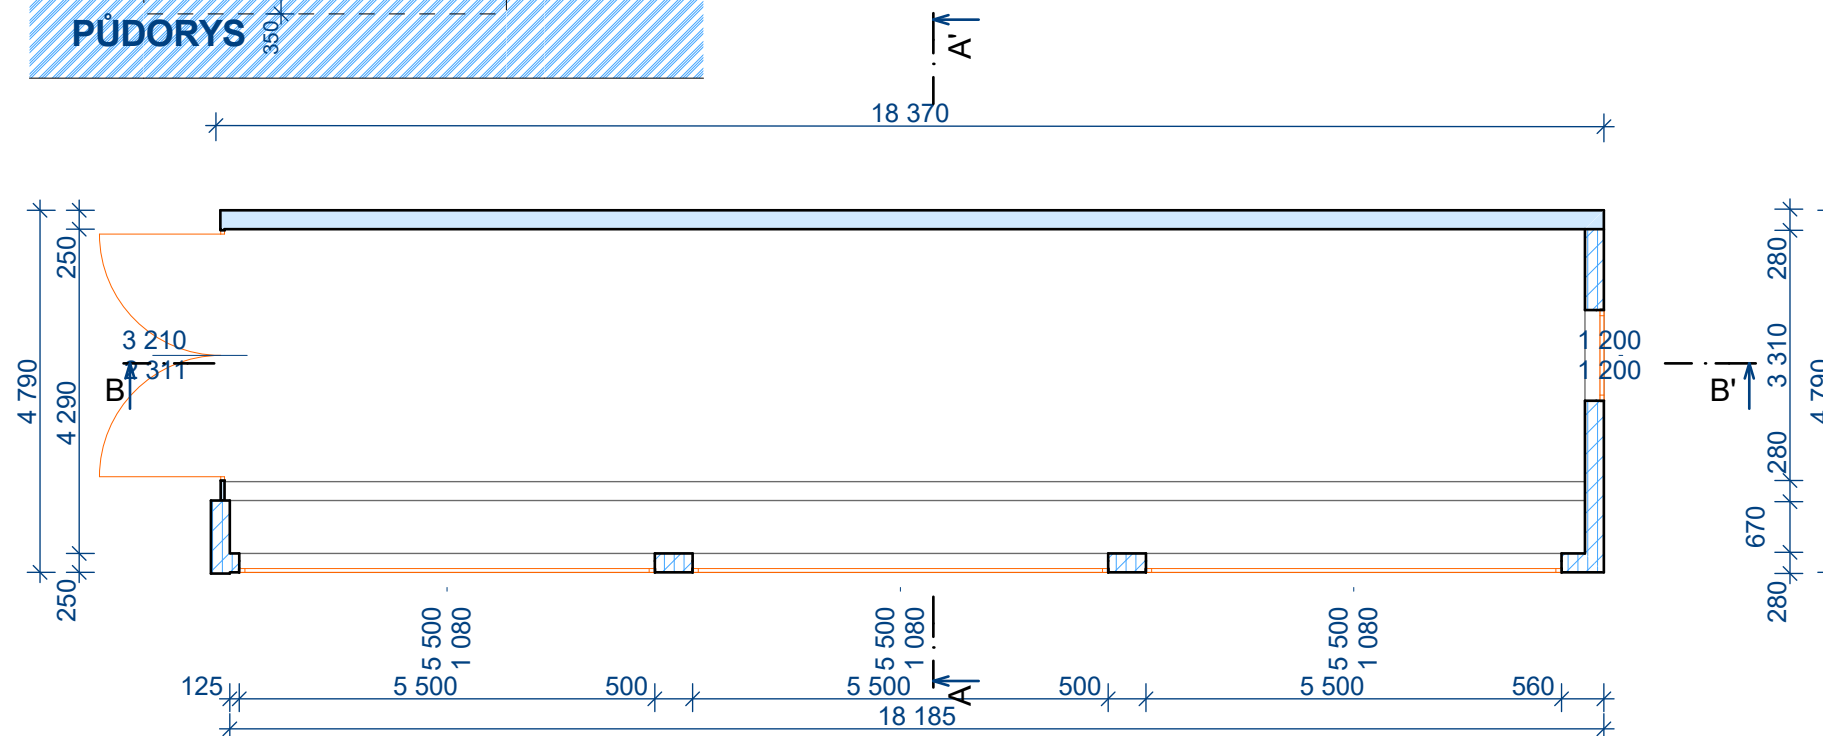
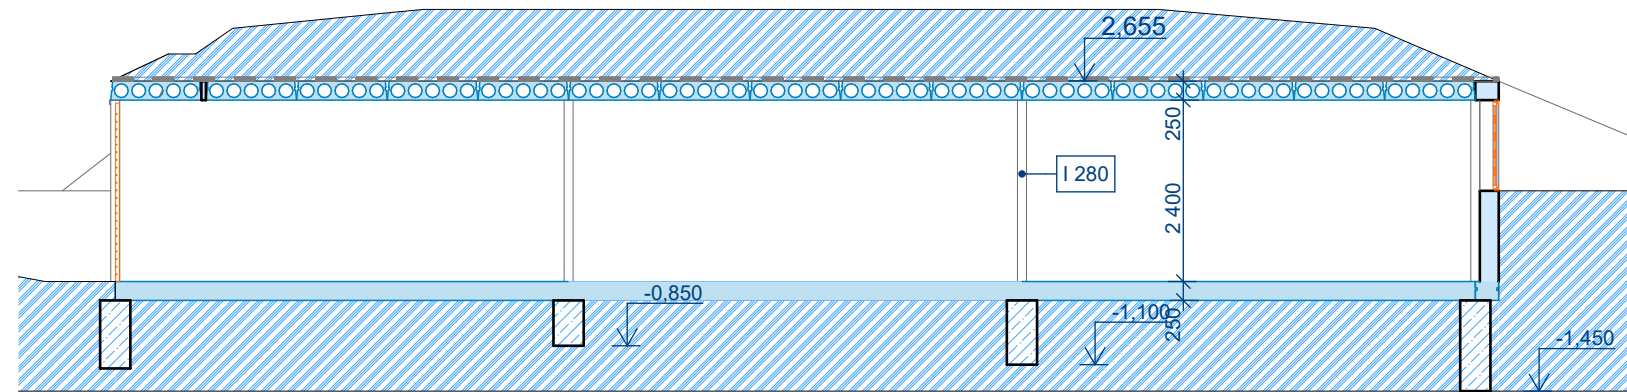


ŘEZ A-A

13,90 m²


ŘEZ B-B

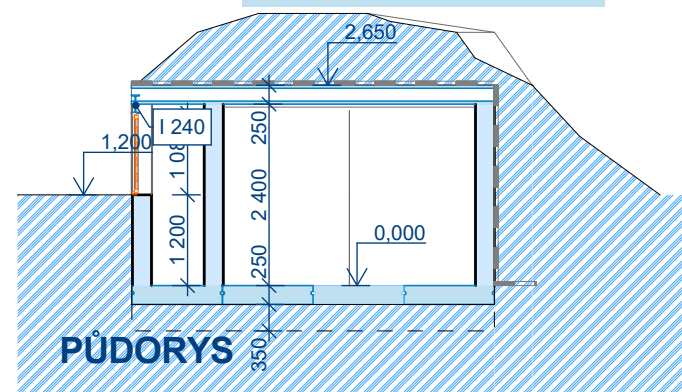

LEGENDA MATERIÁLŮ



SKLADBA STROPU

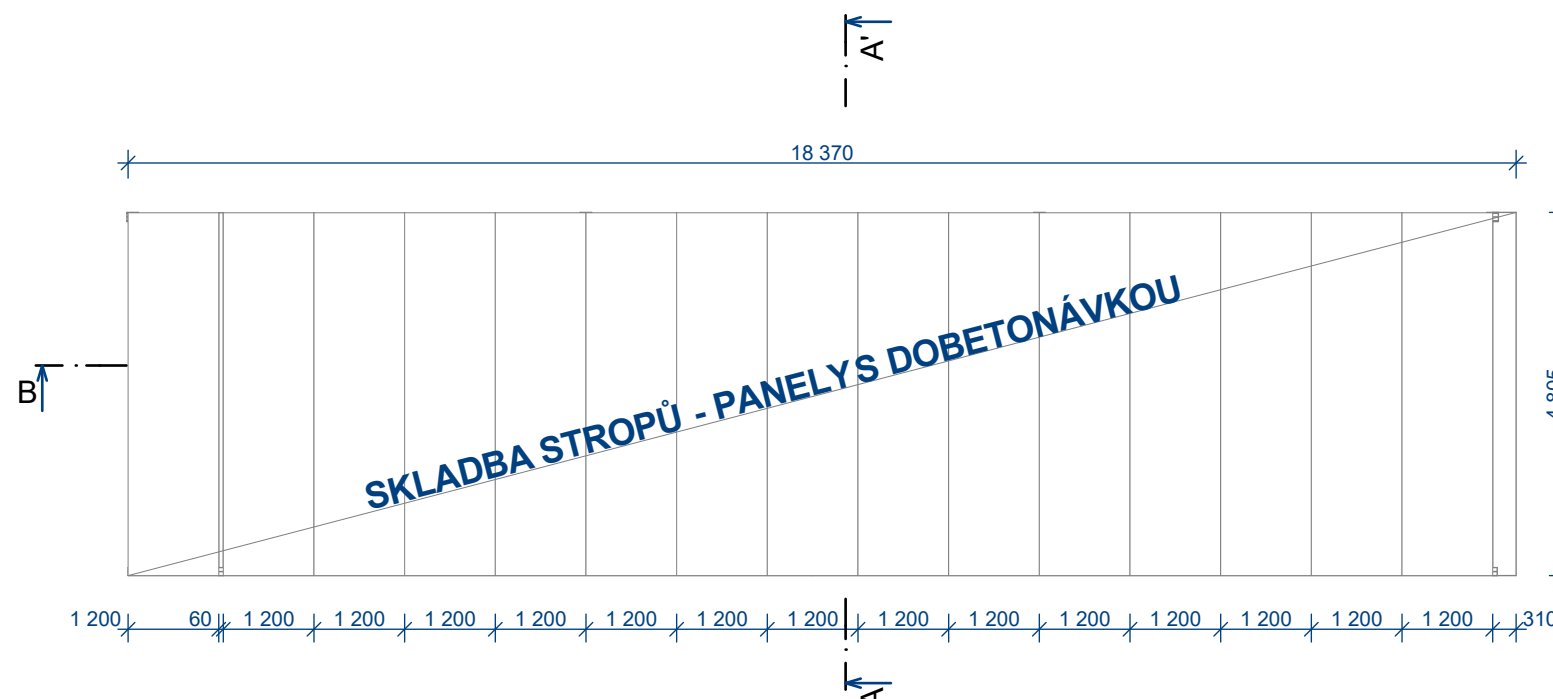

Souřadný systém: JT SK

Výškový systém: BpV

Sollertia

HLAVNÍ PROJEKTANT		ODPOVĚDNÝ PROJEKTANT	VYPRACOVAL	
ING. VLADISLAV JÁNA		ING. MIROSLAV MOŽÍŠ	ING. MIROSLAV MOŽÍŠ	
INVESTOR	SPRÁVA KRKONOŠSKÉHO NÁRODNÍHO PARKU VRCHLABÍ		ZAKÁZKA	07-2016
MÍSTO	PEC POD SNĚŽKOU P.P. 478/8		DATUM	03-2016
AKCE	DEMOLICE OBJEKTU SNĚŽNÉ JÁMY		STUPEŇ	DPS
			FORMÁT	2 A4
PŘÍLOHA	PŮDORYS, ŘEZY, STROP		MĚŘÍTKO 1:100	D.01.3.