


PŮDORYS


FOTOVOLTAICKÝ SYSTÉM
Sunnywatt Island 1000-3P-75-L

FV panely umístěny na střeše
a situovány na jih

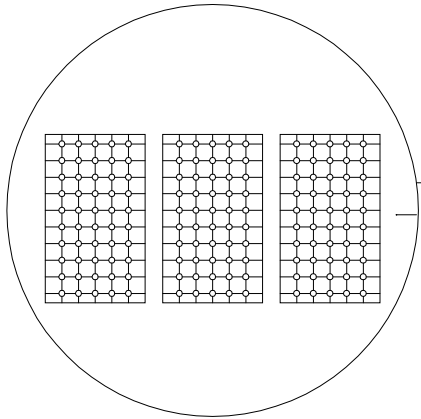

LEGENDA

- × Svítidlo s LED diodami IP43
 - Vypínače na povrch ABB IP 43
 - ▮ Zásuvka 230V /16A ABB IP43
 - ⏏ Uzemnění
- kabelový rozvod bude proveden v lištách

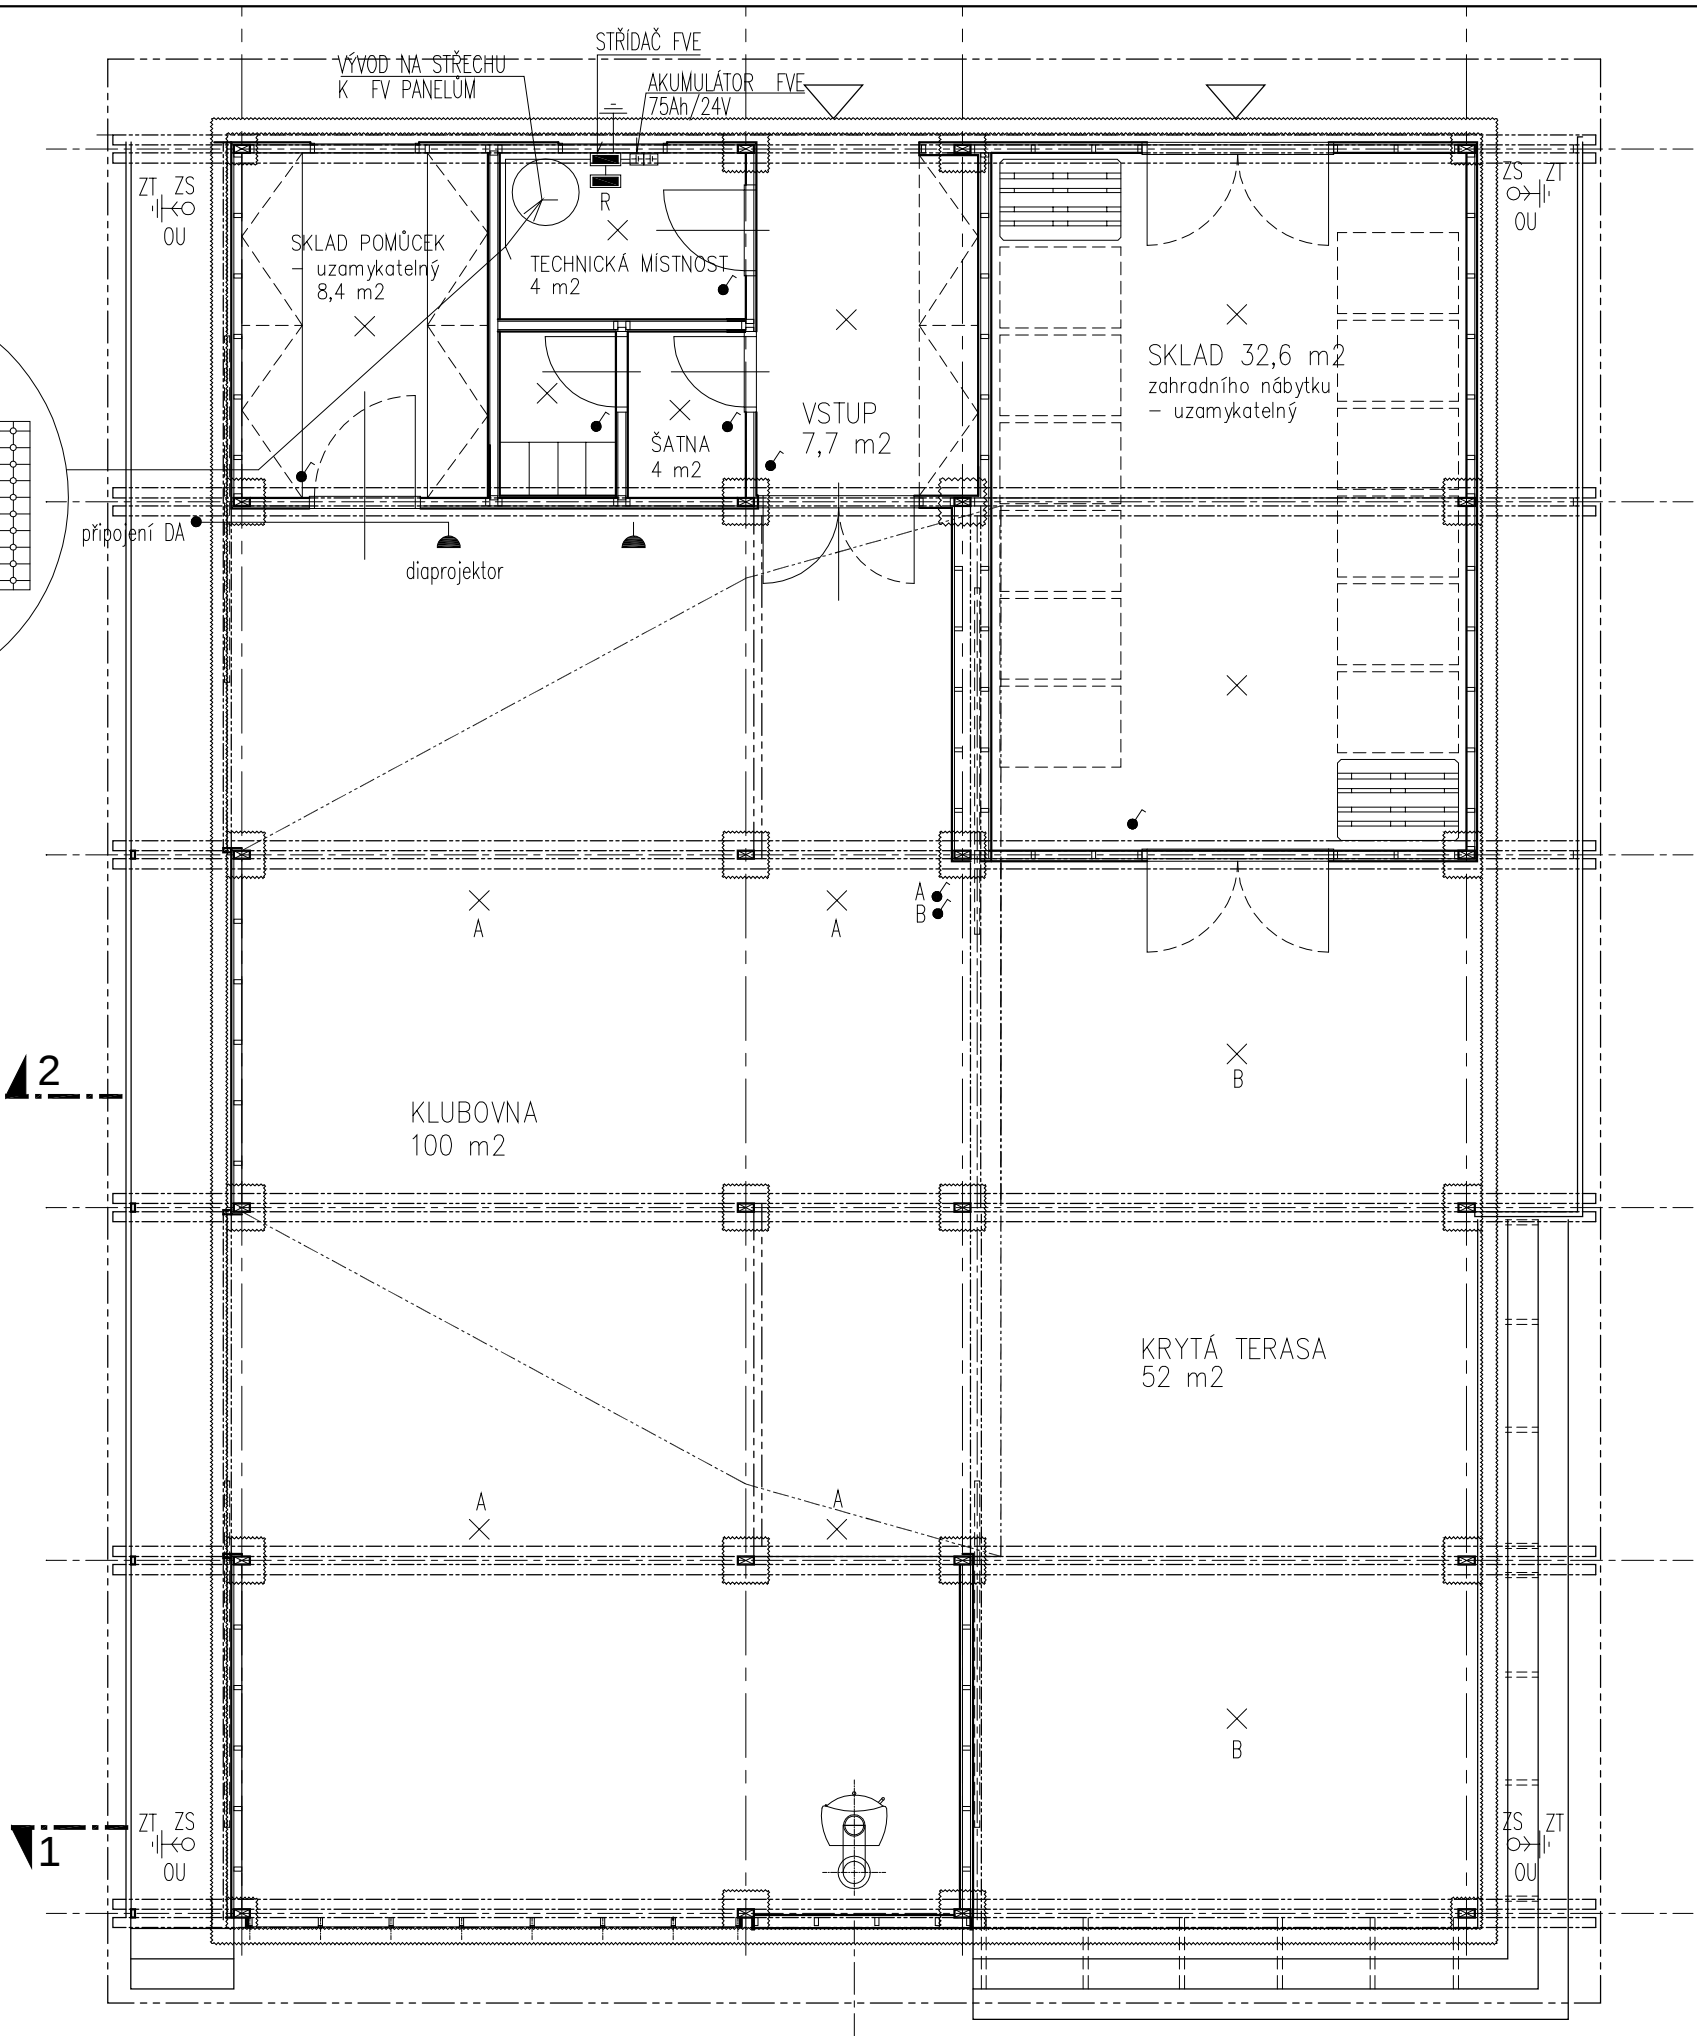

STAVBA
ALTÁN
pro Správu NP
České
Švýcarsko

Krásná Lípa
pozemek č. 2385/3 + 2385/21

NOVOSTAVBA
v místě pův. skleníku

ZÁKAZNÍK
Správa Národního parku
České Švýcarsko

AUTOR NÁVRHU
Ing. arch. Jiří Vaculík
VYPRACOVAL
Miloslav Nimrichter

STUPEŇ **PSP**

DATUM **XI / 2013**

MĚŘÍTKO **1:75 @ A3**

9

VÝKRES
elektroinstalace
PŮDORYS