



Půdorys 2.NP

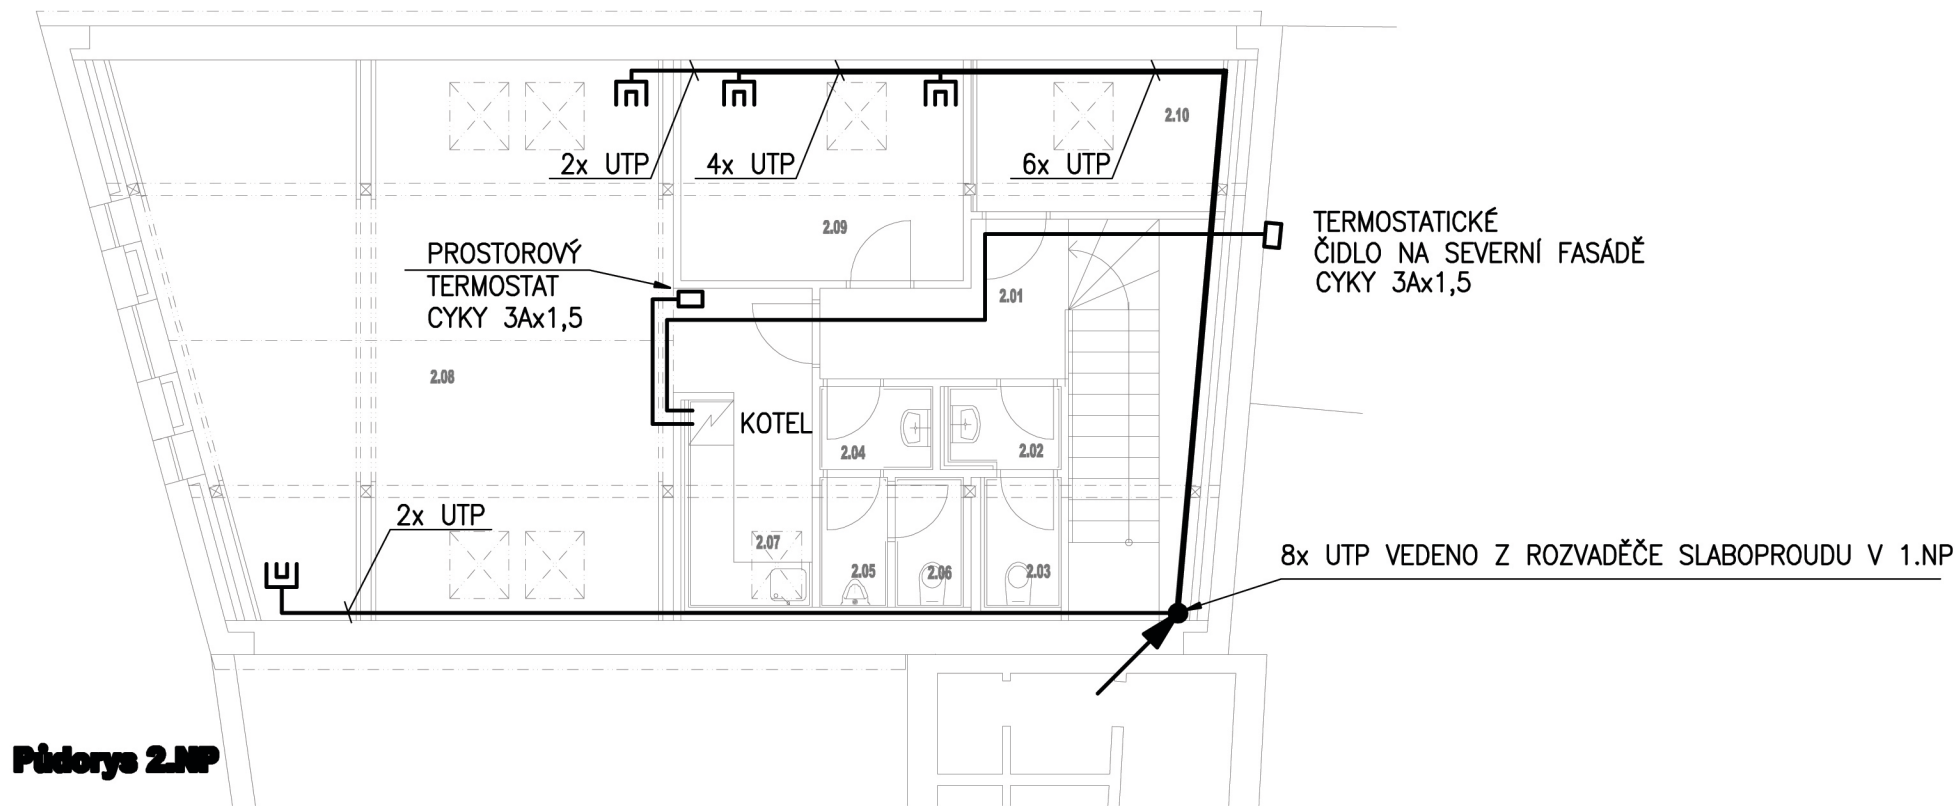

Půdorys 1.NP

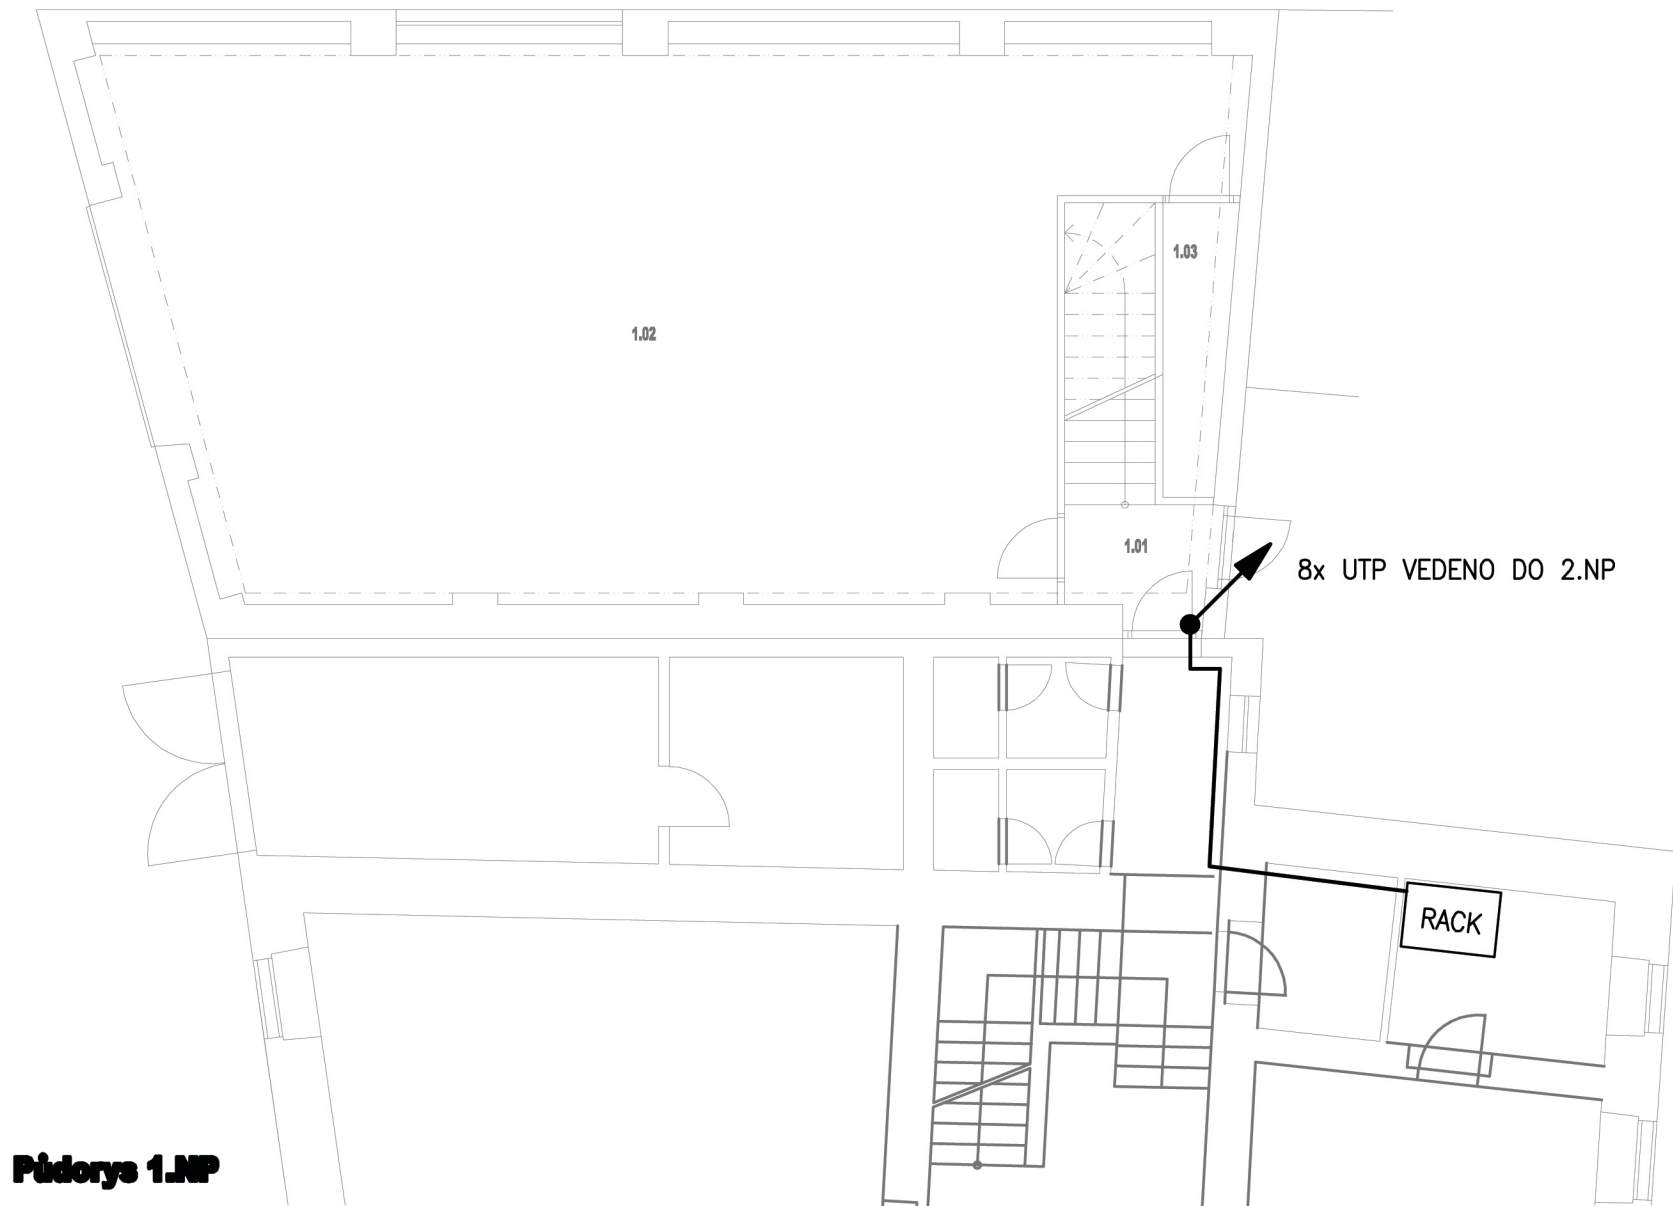

LEGENDA ELEKTRO :

┐ DATOVÁ DVOJZÁSUVKA

REALIZAČNÍ PROJEKT PRO VÝBĚROVÉ ŘÍZENÍ
v souladu s vyhláškami 230, 231 a 232/2012 Sb.

Vypracoval:		Jaromír Bednář Humpolecká 108/3, Liberec 1, 460 01	 <div>JAROMÍR BEDNÁŘ PROJEKTY ELEKTRO HUMPOLECKÁ 3/108, 460 01 LIBEREC TEL.: 604 665 735, 482 720 472 elektro.bednar@atlas.cz</div>
Vedoucí projektu:		Ing. Jaroslava Richtrová	
Odp. projektant:		Jaromír Bednář	
Investor:		Agentura ochrany přírody a krajiny ČR Nuselská 236/39, 140 00 Praha 4 - Nusle	
Rekonstrukce stodoly pro SCHKO Lužické hory v Jablonném v Podještědí, Školní 12		Stupeň dok.: DPS Datum: srpen 2011 Číslo zakázky: 1108081 Měřítko: 1 : 100	
F3.5	Elektroinstalace	07	Slaboproudy