


VZOROVÝ ŘEZ VÝKOPEM (1:20):

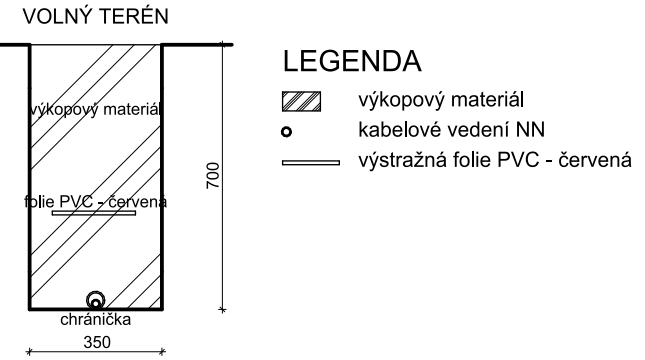

LEGENDA INŽENÝRSKÝCH SÍTÍ:

- katastrální hranice
- - - - - stávající kanalizace
- - - - - stávající sdělovací kabelové vedení CETIN, a.s.

LEGENDA:

- - - - - kabelové vedení NN v chráněnce - CYKY-J 5x4 v HDPE40
- R1 stávající rozvaděč čp. 176
- R2 nový rozvaděč hospodářského objektu

NAPĚŤOVÁ SOUSTAVA - 3PEN~50Hz, 400V/TN-C
OCHRANA PŘED DOTYKEM - ŽIVÝCH ČÁSTÍ: AUT. ODPOJENÍM OD ZDROJE
- NEŽIVÝCH ČÁSTÍ: KRYTÍM A IZOLACÍ
VNĚJŠÍ VLIVY (332000-5-51 ed.3) - AB8, AD3, AE2, AF2, AN2, AQ3, AS2
CHARAKTER PROSTORU - NEBEZPEČNÝ
OCHRANA PŘED ÚRAZEM - NORMÁLNÍ

PŘI SOUBĚHU A KŘÍŽENÍ S PODZEMNÍMI INŽENÝRSKÝMI SÍTĚMI MUSÍ BÝT DODRŽENY PŘEDEPSANÉ ODSUPOVÉ VZDÁLENOSTI DLE PLATNÝCH NOREM
STÁVAJÍCÍ INŽENÝRSKÉ SÍTĚ JSOU ZAKRESLENY POUZE ORIENTAČNĚ
PŘED ZAPOČETÍM VÝKOPOVÝCH PRACÍ JE NUTNO NECHAT VYTYČIT STÁVAJÍCÍ PODZEMNÍ INŽENÝRSKÉ SÍTĚ ZA ÚČASTI JEJICH SPRÁVCŮ

VEŠKERÉ ROZVODY MUSÍ BÝT PROVEDENY DLE NOREM A PŘEDPISŮ PLATNÝCH V DOBĚ REALIZACE
DALŠÍ PROVEDENÍ ROZVODŮ VIZ. TEXTOVÁ ČÁST
VEŠKERÉ ZMĚNY A NEJASNOSTI NUTNO KONZULTOVAT S PROJEKTANTEM



HLAVNÍ PROJEKTANT		ODPOVĚDNÝ PROJEKTANT		VYPRACOVAL	
Ing. Miroslav Možíš		Ing. Miroslav Podlipný		Lukáš Jirásek	
INVESTOR	Správa KRNP, Dobrovského čp.3, Vrchlabí			ZAKÁZKA	01-2015
MÍSTO	Vítkovice čp.176, kraj Liberecký			DATUM	Květen 2016
AKCE	REKONSTRUKCE GARÁŽE A HOSPODÁŘSKÉHO ZÁZEMÍ HOSPODÁŘSKÝ OBJEKT			STUPEŇ	DPS
				FORMÁT	2 A4
PŘÍLOHA	ELEKTROINSTALACE Situace			MĚŘÍTKO 1:200 (1:20)	D.2.4.2