
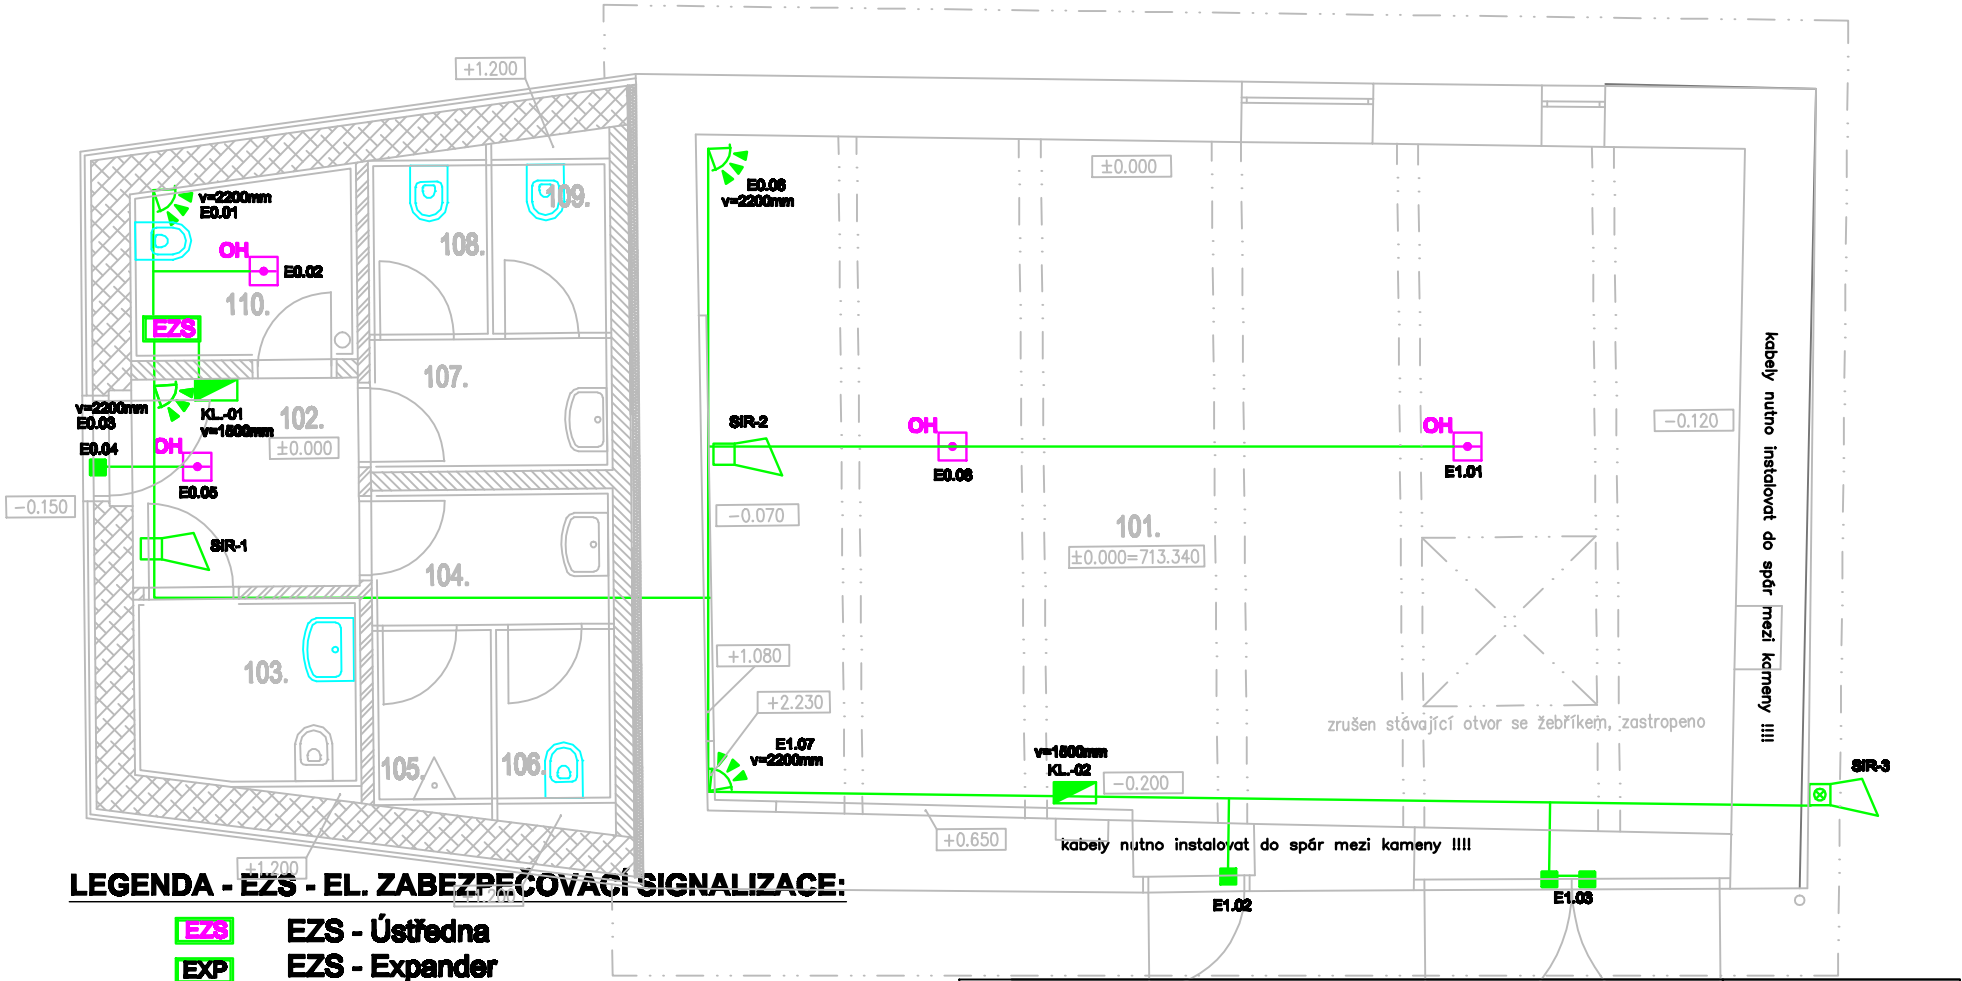


LEGENDA MÍSTNOSTÍ

Č.M.	ÚČEL MÍSTNOSTI	PL. (m²)	DRUH PODLAHY	STĚNY	POZNÁMKA
101.	PROSTOR PRO KRÁTKODOBÉ VÝSTAVY	63,5	VOLNĚ POLOŽENÝ LOMOVÝ KÁMEN	KAMENNÉ ZDIVO	
102.	CHODBA	4,5	KERAMICKÁ DLAŽBA	OMÍTKA BILÁ	
103.	WC INVALIDÉ	3,9	KERAMICKÁ DLAŽBA	KERAM.OBKŁAD V=2000mm	
104.	PŘEDSÍŇ WC MUŽI	2,9	KERAMICKÁ DLAŽBA	KERAM.OBKŁAD V=2000mm	MOBILNÍ PŘÍČKA MEZI KABINAMI
105.	PISOÁR	1,9	KERAMICKÁ DLAŽBA	KERAM.OBKŁAD V=2000mm	MOBILNÍ PŘÍČKA MEZI KABINAMI
106.	WC MUŽI	1,9	KERAMICKÁ DLAŽBA	KERAM.OBKŁAD V=2000mm	MOBILNÍ PŘÍČKA MEZI KABINAMI
107.	PŘEDSÍŇ WC ŽENY	2,9	KERAMICKÁ DLAŽBA	KERAM.OBKŁAD V=2000mm	MOBILNÍ PŘÍČKA MEZI KABINAMI
108.	WC ŽENY	1,9	KERAMICKÁ DLAŽBA	KERAM.OBKŁAD V=2000mm	MOBILNÍ PŘÍČKA MEZI KABINAMI
109.	WC ŽENY	1,9	KERAMICKÁ DLAŽBA	KERAM.OBKŁAD V=2000mm	MOBILNÍ PŘÍČKA MEZI KABINAMI
110.	OKLADOVÁ MÍSTNOST	3,7	KERAMICKÁ DLAŽBA	KERAM.OBKŁAD V=2000mm	

LEGENDA - EZS - EL. ZABEZPEČOVACÍ SIGNALIZACE:

-  **EZS - Ústředna**
-  **EZS - Expander**
-  **EZS - Klávesnice (SYKFY 5x2x0,5)**
-  **EZS - Čidlo (SYKFY 3x2x0,5)**
-  **EZS - Magnet (SYKFY 3x2x0,5)**
-  **EZS - venkovní Siréna (SYKFY 5x2x0,5)**
-  **EZS - Siréna (SYKFY 3x2x0,5)**
-  **EZS - Signalizační světlo (SYKFY 3x2x0,5)**
-  **EZS - Opticko kouřový hlásič EPS**
-  **EZS - Tlačítko EPS**
-  **Kabelová trasa EZS**
-  **Kabelová trasa Sběrnice EZS**



ZODPOVĚDNÝ PROJEKTANT Zdeněk Mrkvica CATEGORY a.s., Vládká 125, 619 00 Brno GSM: +420777228107 EMAIL: zdenek.mrkvica@category.cz		RAZÍTKO, PODPIS	
STAVEBNÍK Česká republika - Agentura ochrany přírody a krajiny České republiky Kaplánova 1681/1, 148 00 Praha 11-Chodov			
PROJEKTANT P.P. Architekt s.r.o. Horova 36b, 616 00 Brno			
NÁZEV AKCE NÁVŠTĚVNICKÉ STŘEDISKO DŮM PŘÍRODY ŽĎÁRSKÝCH VRCHŮ - KRÁTKÁ č.p.12		DATUM 11/2012	STUPEŇ DVD
ČÁST TECHNIKA PROSTŘEDÍ STAVEB		ČÍSLO PARÉ	
ZPRACOVATEL ČÁSTI VYPRACOVAL h)	CATEGORY a.s., Vládká 125, 619 00 Brno Mrkvica Zdeněk ZAŘÍZENÍ SLABOPROUDÉ ELEKTROTECHNIKY	OSL. OBJEKTU SO-01	PROJEKTOVÁ ČÁST A
NÁZEV VÝKRESU PŮDORYS 1.NP		MĚŘÍTKO 1:50	ČÍSLO VÝKRESU 02