




POHLED SHORA (PŮDORYS) M 1:50

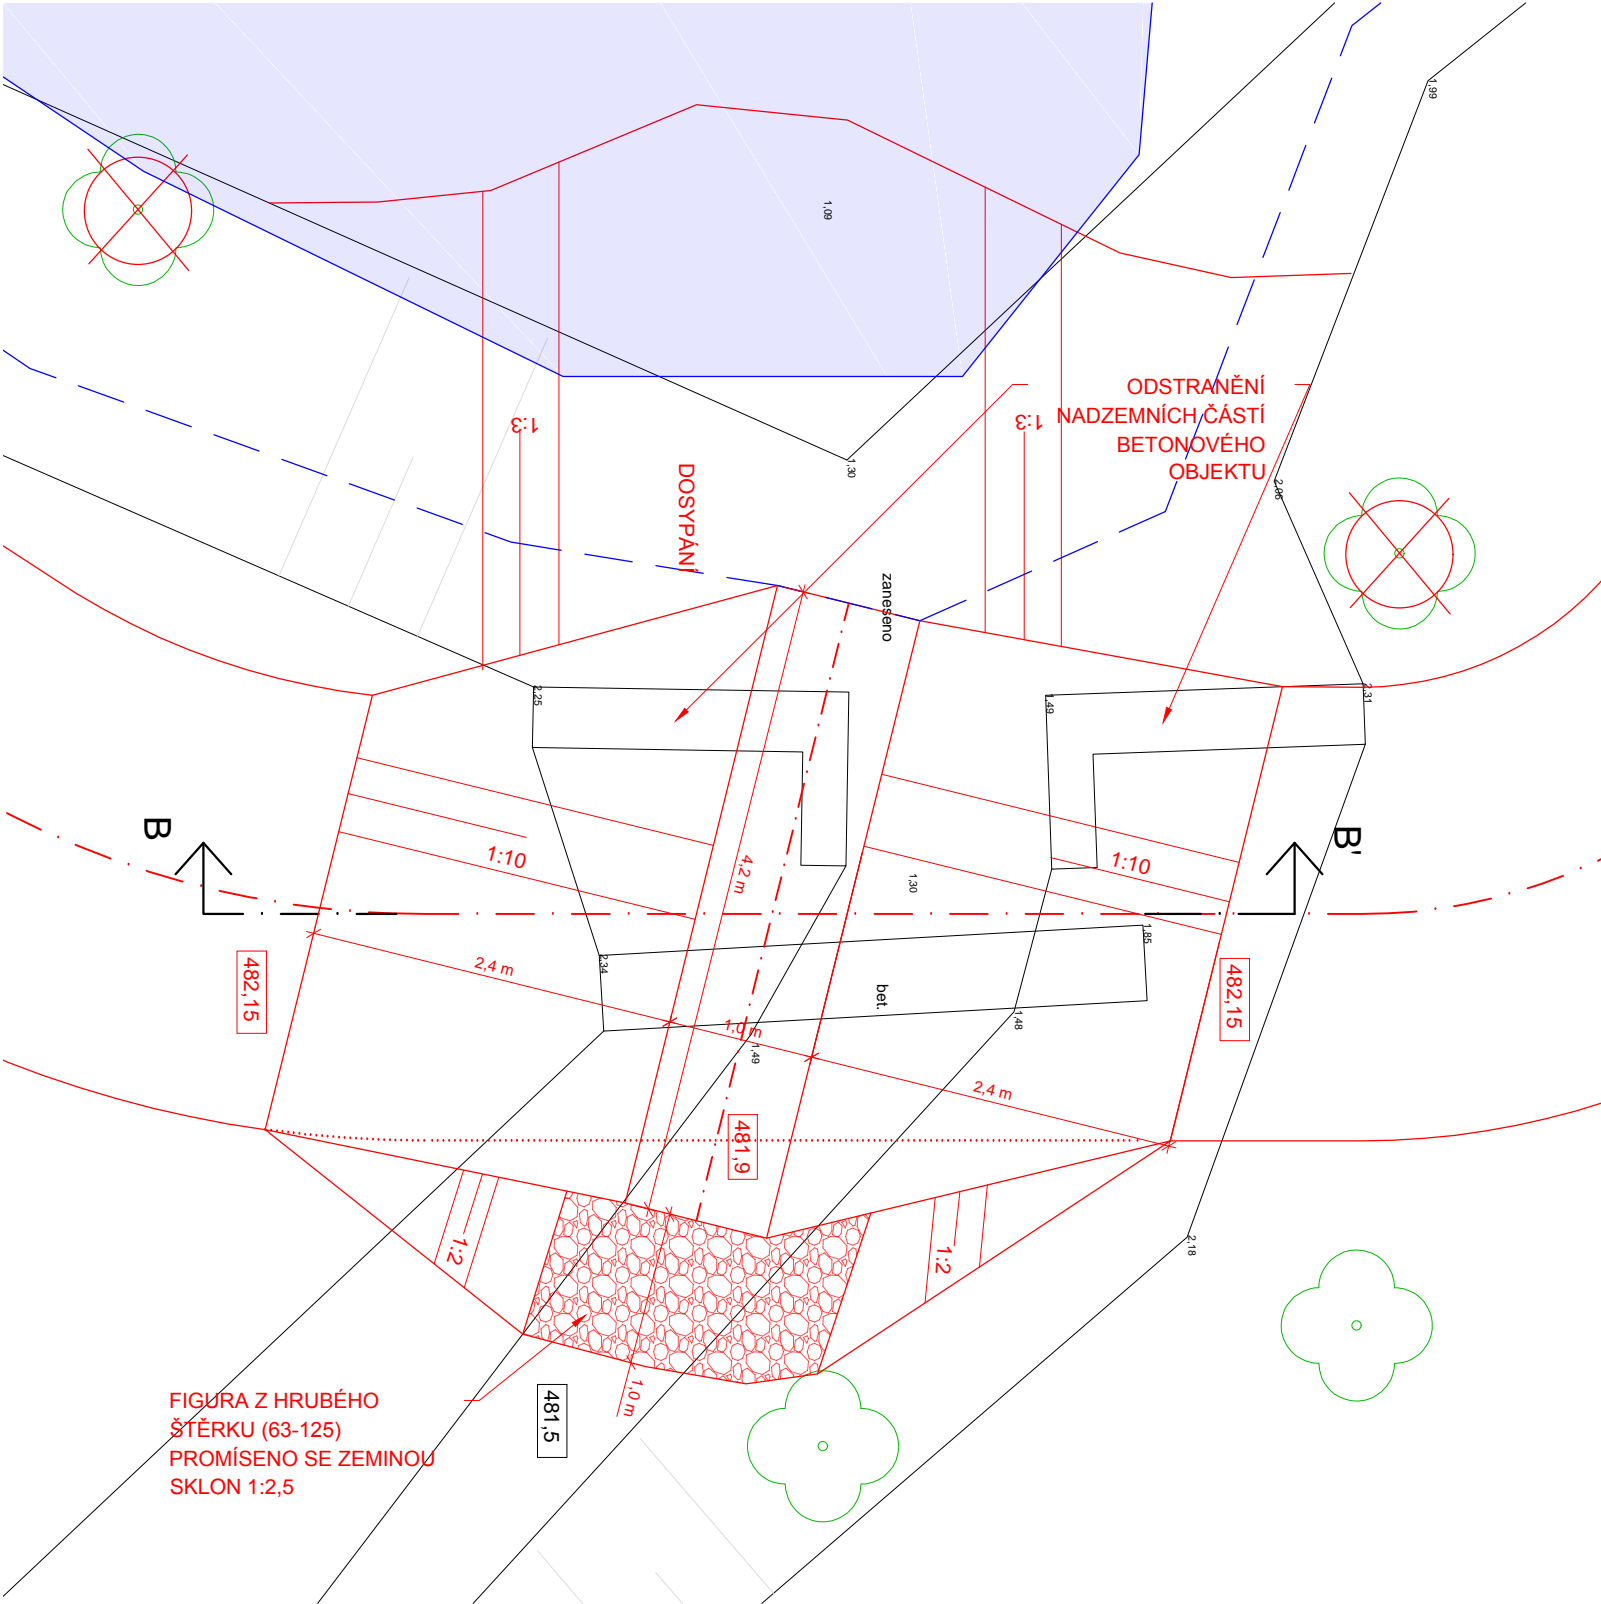

ŘEZ B - B' M 1:50

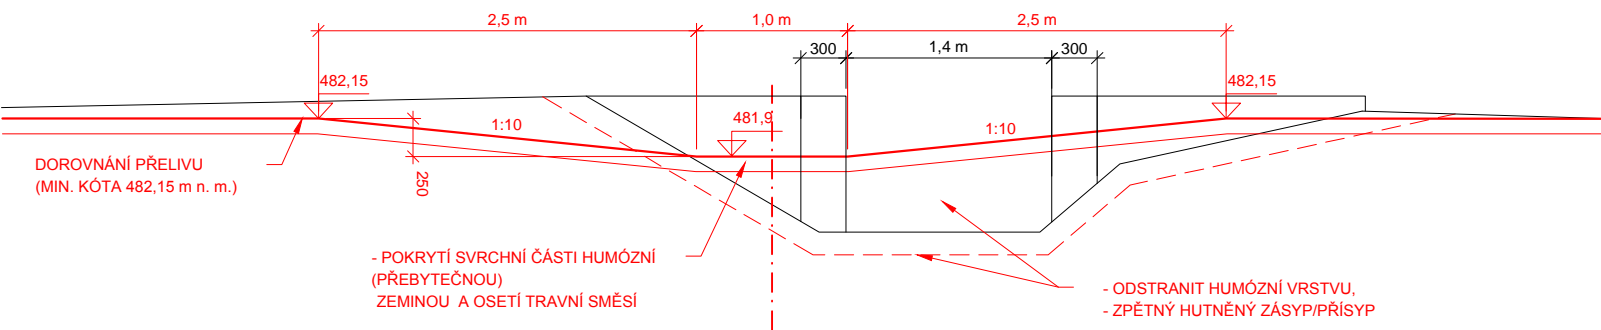

Kreslil ING. M.HOLEČEK, PHD. <i>M. Holeček</i>	Projektant ING. M.HOLEČEK, PHD. <i>M. Holeček</i>	Odp. projektant ING. M.HOLEČEK, PHD. <i>M. Holeček</i>	Technická kontrola ING. JAN ČIHLÁŘ <i>Jan Čihlář</i>	 <div>VODOHOSPODÁŘSKÝ ROZVOJ A VÝSTAVBA a.s. Nábřeží 4 150 56 Praha 5</div>	
Umístění stavby k.ú. VOJTANOV					
Kraj KARLOVARSKÝ		Obec VOJTANOV, SKALNÁ			Soubor D.1.1.5_Prelivy.dwg
Investor AGENTURA OCHRANY PŘÍRODY A KRAJINY ČR					Formát A3
REVITALIZACE PR U SEDMI RYBNÍKŮ					Datum 2016
					Stupeň DPS
BEZEPEČNOSTNÍ PŘELIV – HLINĚNÝ RYBNÍK (SO 05–2)				Č. zakázky 2760/002	
				Měřítko 1:50	Č. přílohy D.1.1.5.5