




PŘÍČNÉ ŘEZY M 1:50

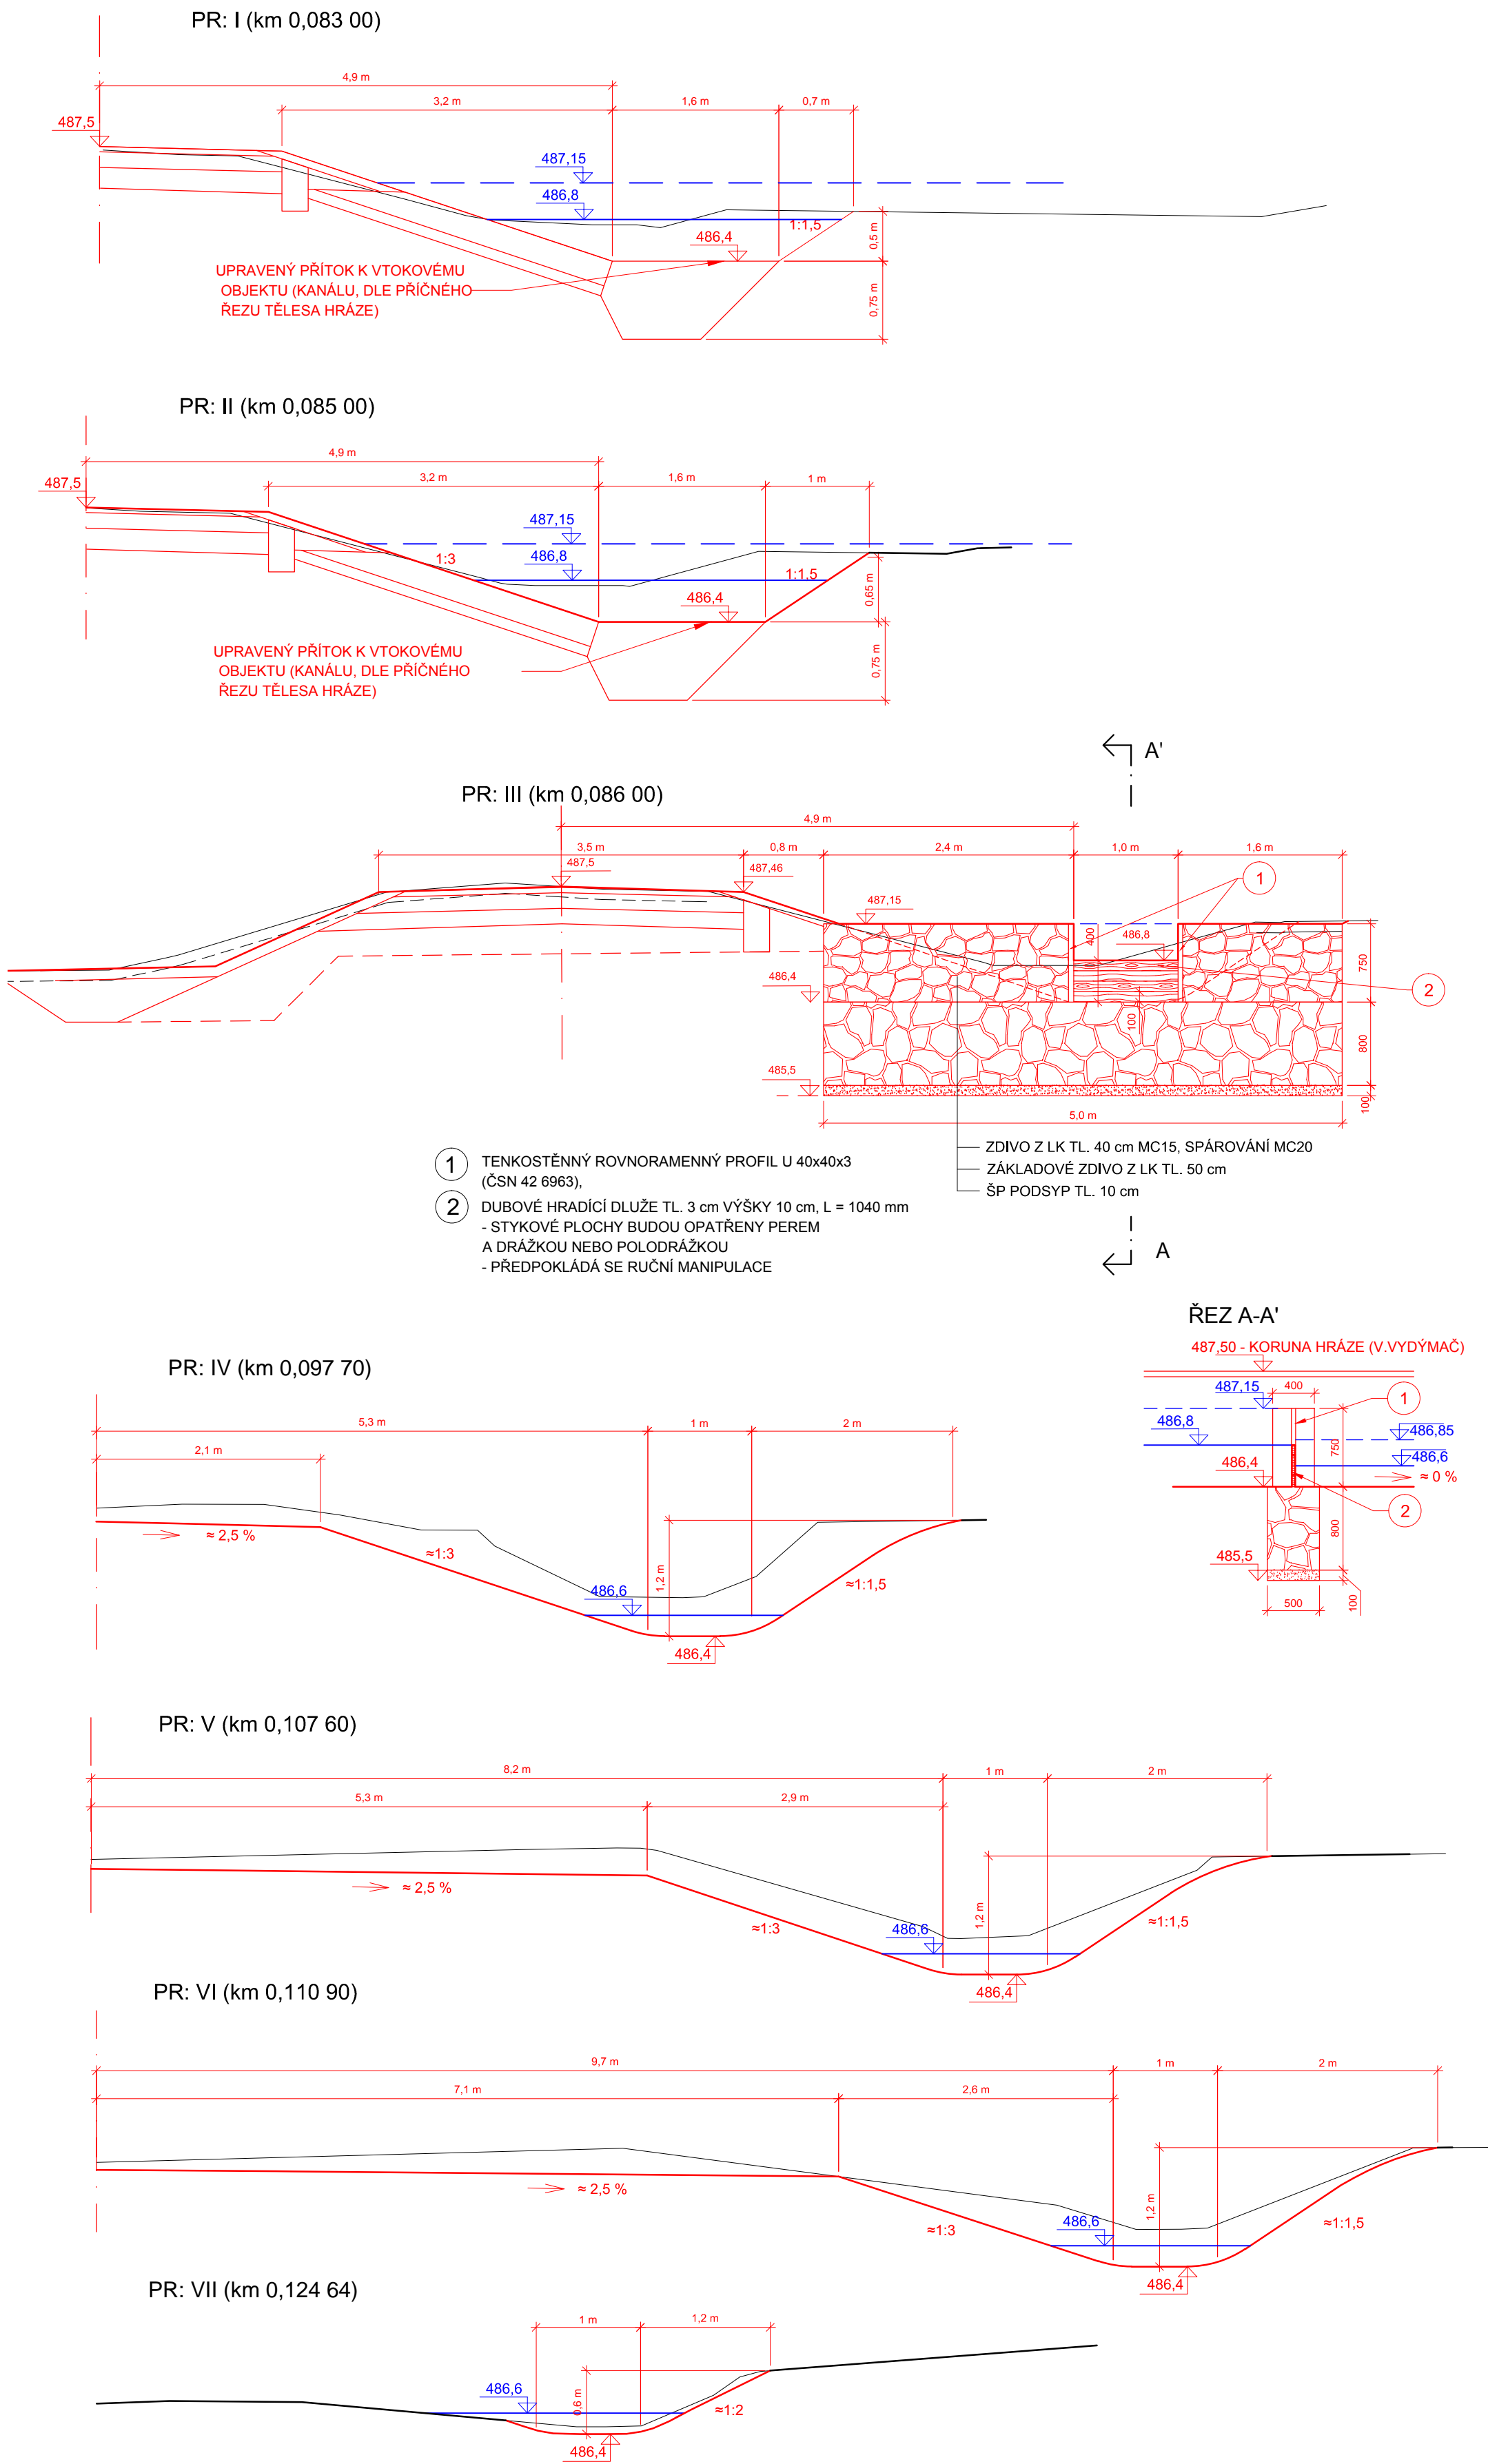

SITUACE M 1:100

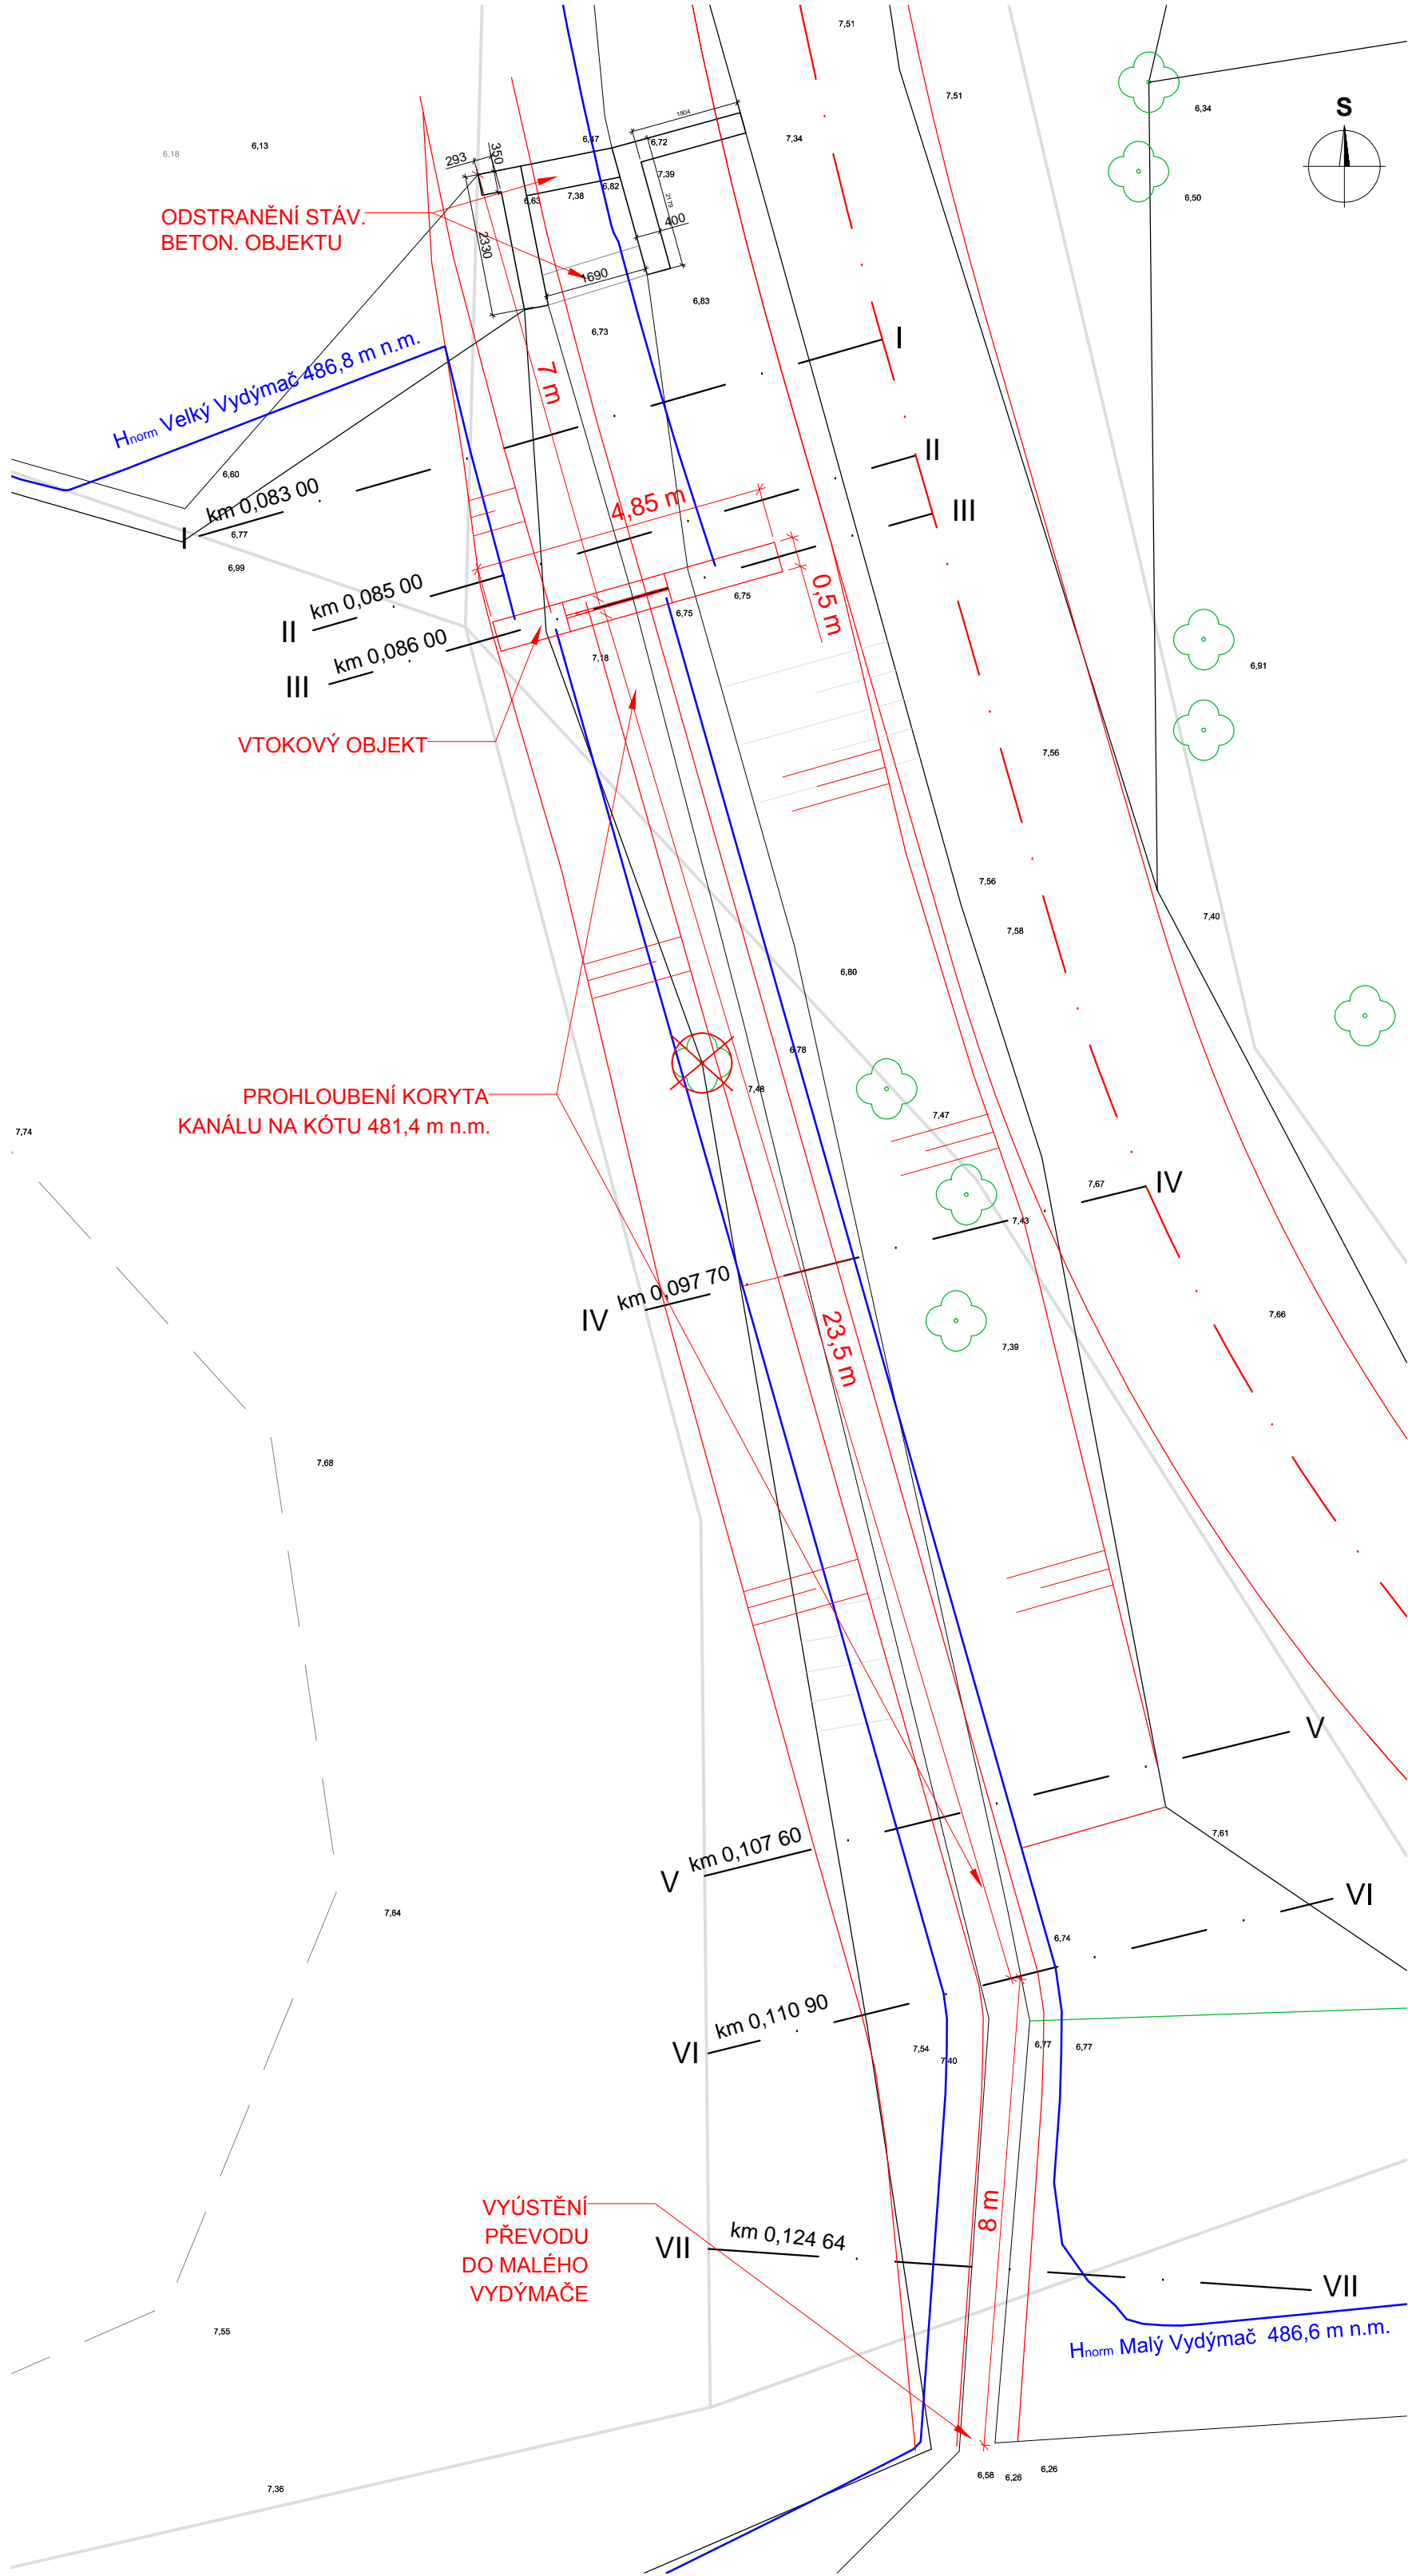

POZN. 1: V SITUACI JE VYZNAČEN POUZE OBrys KORUNY, PODROBNĚJI VIZ SITUACE HRÁZE
POZN. 2: SVAHOVÁNÍ A ZEMNÍ PRÁCE V BLÍZKOSTI STROMŮ JE NUTNÉ PROVÁDĚT S OHLEDEM NA OCHRANU DŘEVIN (OKOLÍ MŮŽE BÝT PONECHÁNO V SOUČASNÉM STAVU)

Kreslil ING. M.HOLEČEK, PH.D. <i>M. Holeček</i>	Projektant ING. M.HOLEČEK, PH.D. <i>M. Holeček</i>	Odp. projektant ING. M.HOLEČEK, PH.D. <i>M. Holeček</i>	Technická kontrola ING. JAN ČIHLÁŘ <i>J. Čihlář</i>	 VODOHOSPODÁŘSKÝ ROZVOJ A VÝSTAVBA a.s. Nábrežní 4 150 56 Praha 5
Umístění stavby k.ú. VOJTANOV				
Kraj KARLOVARSKÝ		Obec VOJTANOV, SKALNÁ		
Investor AGENTURA OCHRANY PŘÍRODY A KRAJINY ČR				
REVITALIZACE PR U SEDMI RYBNÍKŮ				
D.1 DOKUMENTACE STAVEBNÍHO NEBO INŽENÝRSKÉHO OBJEKTU				
REKONSTRUKCE PRŮTOKU MEZI MALÝM A VELKÝM VYDÝMAČEM (SO 06)				Soubor D.1.1.7_Prevody.dwg
				Formát 6A4
				Datum 2016
				Stupeň DPS
				Č. zakázky 2760/002
				Měřítko 1:100, 1:50
				Č. přílohy D.1.1.7.1