


Legenda

- Hlavní potrubí Ø 32 mm
- Sekční potrubí Ø 32 mm
- sekke 1
- sekke 2
- sekke 3
- sekke 4
- sekke 5
- kapka 1
- kapka 2
- Pružné připojovací potrubí QUICK JOINT Ø 20 mm
- Šachtice s elektroventily
- Elektroinstalace ovládací jednotka
- hlavní sestava
- dešťové čidlo MINI CLICK

- CYKY 2,3,4,5,7 x 1,5 mm2
- k šachticím
- k dešťovému čidlu
- označení postřikovače
- PRO SPRAY 17A sekce 1

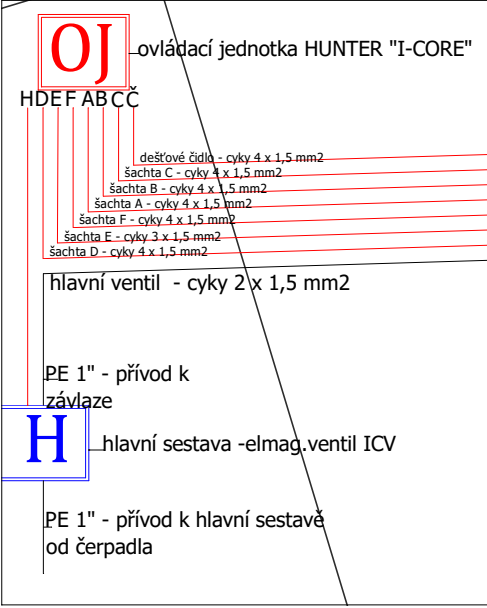

INVESTOR:

Správa Krkonošského národního parku, Dobrovského 3, 543 01 Vrchlabí, IČ: 00088455

ODBOBNÝ GARANT:

Ing. Jiří Martínek

PROJEKTANT:

Ing. Petra Löffelmannová, Za vodou 241, Horní Maršov, 542 26

KRESLILA:

Ing. Zlata Vačkářová

Projekt rekonstrukce genofondové banky správy KRNAP ve Vrchlabí

Automatický závlahový systém - středová část u skleníku - partie II.

PARÉ:

07/2017

FORMÁT: A3

MĚŘÍTKO: 1:20

DOKUMENT Č.: 17