

Závěrečná zpráva z provedení průzkumných sond k uložení kabelovodů a nového vodovodního řádu -

Návštěvnícké středisko Dům přírody Moravského krasu – Informační bod Macocha.

Ve žlebu, v místech kde vede stávající vodovodní potrubí z Punkevních jeskyní na chatu Macocha, byly vyhloubeny 4 sondy.

Sonda č. 1

Je 1,8m hluboká, v suťovém svahu. Stávající vodovodní potrubí nebylo nalezeno. Pravděpodobně se nalézá ve větší hloubce.

Sonda č. 2

Nachází se 30m pod sondou č.1. V hloubce 1,4m se nachází stávající litinové potrubí o průměru 10cm. Potrubí je zasypáno sutí a zeminou.

Sonda č.3

Nachází se pod 15m kolmou skalní stěnou. Stávající vodovodní potrubí se zabetonováno v 15m vysokém betonovém pilíři. Pod tímto pilířem je potrubí zakopáno v suťovém svahu v hloubce 1,5m.

Sonda č.4

Nachází se cca 40m od silnice u spodní lanovky. Ve hloubce 1,5m nebylo potrubí nalezeno.


Závěr:

V případě pokládky nového vodovodního potrubí a elektrického kabelu je třeba v suťovém svahu instalovat pochůzná dřevěná žebřer, které by zabránily pohybu kamenů, suti a jinému narušení okolní vegetace.

V Brně 20.7.2012

Vypracoval: Nejezchleb Alois

ALOIS NEJEZCHLEB
práce ve výšce a podzemí
Jičná 38, 621 00 BRNO
mob.: 603 22 16 50

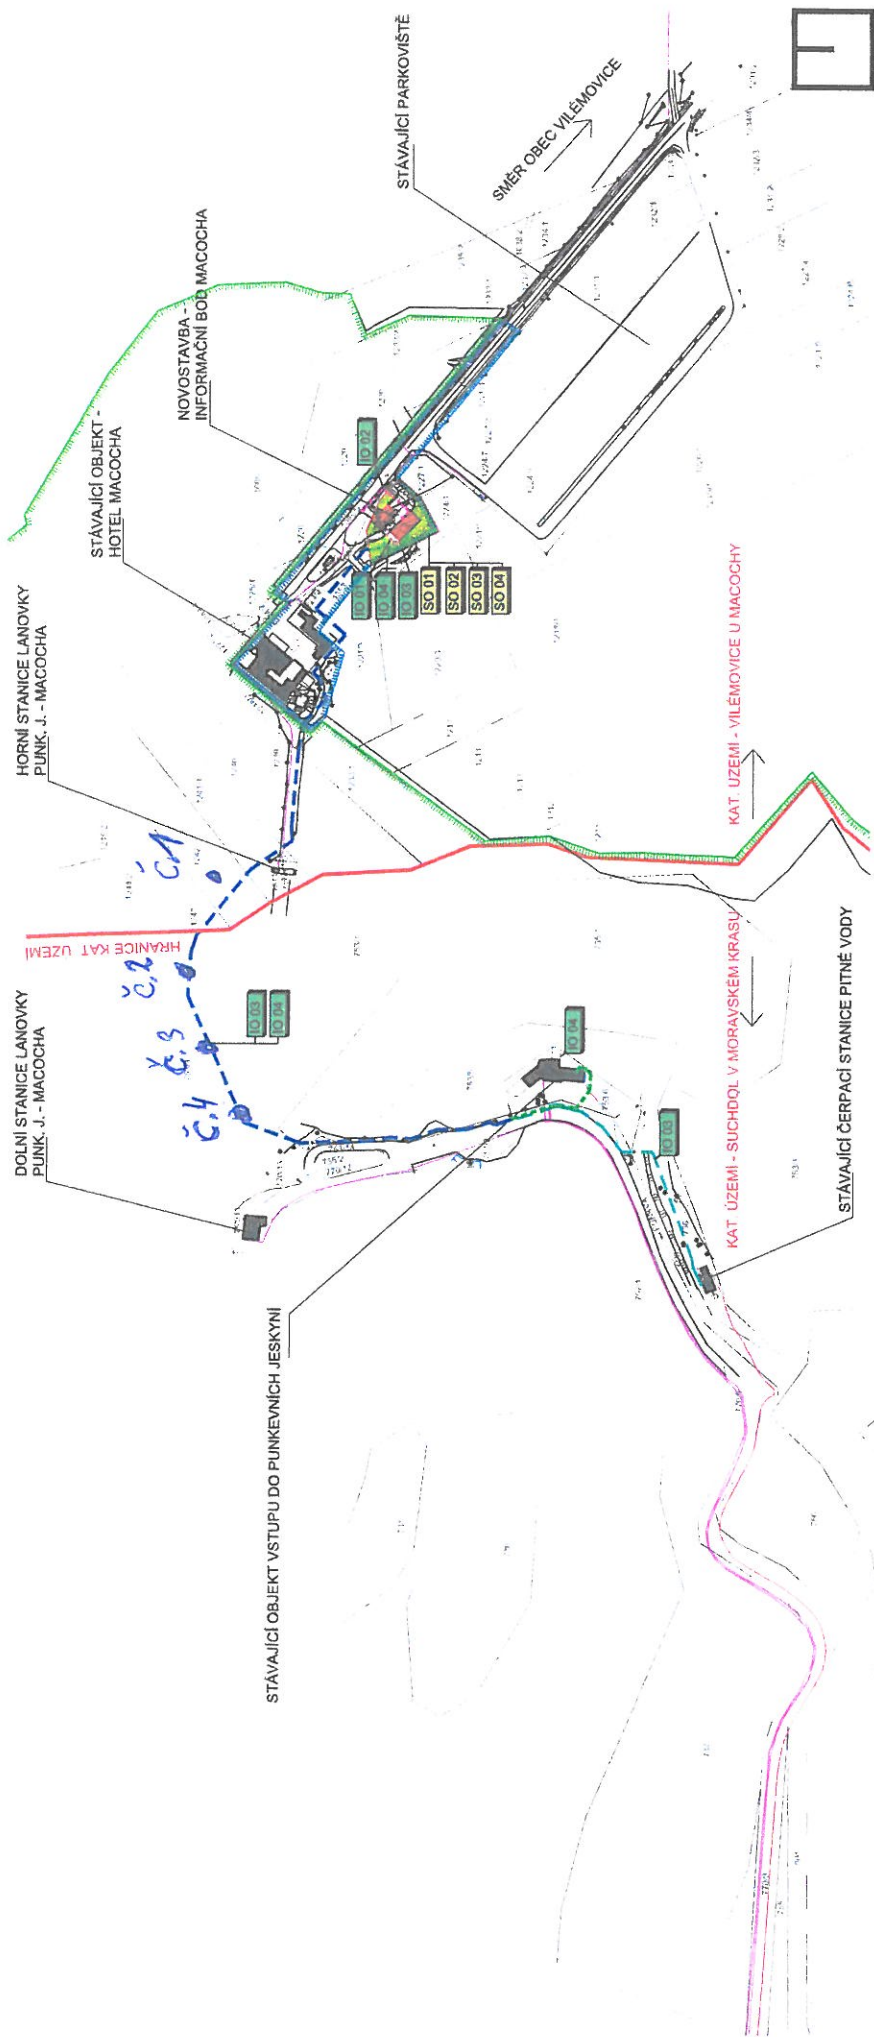

LEGENDA INŽENÝRSKÝCH SÍTÍ

STÁVAJÍCÍ

VEDENÍ VN
VEDENÍ SDĚLOVACÍHO KABELU

NÁVRH

— SPOLEČNÁ TRASA VEDENÍ - ZÁSOBOVÁNÍ VODOU - IO 03
— KABELOVOD - IO 04
— LIKVIDACE DEŠŤOVÝCH A SPLAŠKOVÝCH VOD - IO 01
— PŘELOŽKA TELEFONU - IO 02

LEGENDA PLOCH:

— HRANICE KATASTRÁLNÍCH ÚZEMÍ
— OCHRANNÉ PÁSMO NPR VÝVĚRY PUNKVY
— HRANICE NPR VÝVĚRY PUNKVY
— STÁVAJÍCÍ OBJEKTY
— HLAVNÍ OBJEKT - SO 01
— NOVÉ ZPEVNĚNÉ PLOCHY S MOBILIÁREM - SO 02, SO 03
— NAVRŽENÁ PLOCHA - TRÁVOBYLINNÁ SMĚS DO LESNÍHO PODROSTU - SO 04

ZODPOVĚDNÝ PROJEKTANT	Ing. arch. Pavel Pekár ulice Čoupkových 4, 624 00 Brno gsm : +420 606 268 954 email: atelier@pparchitects.cz	RAZÍTKO, POOPIS
STAVEBNÍK	Česká republika - Agentura ochrany přírody a krajiny České republiky Nuselská 39, 140 00 Praha 4	DATUM 03/2010
PROJEKTANT	P.P. Architects s.r.o. Horova 38b, 616 00 Brno	STUPEŇ DPS
NÁZEV AKCE	NAVŠTĚVNICKÉ STŘEDISKO DŮM PŘÍRODY MORAVSKÉHO KRASU - INFORMAČNÍ BOD MACOCHA	ČÍSLO PARE
ZPRACOVATEL ČÁSTI	P.P. Architects s.r.o., Horova 38b, 616 00 Brno	OZN. PROJEKTOVÉ ČÁSTI
VYPRACOVAL	Ing. arch. Pavel Pekár, Ing. Josef Cabák	A
PROJEKTOVÁ ČÁST	SITUACE STAVBY	MĚŘÍTKO 1:2880
NÁZEV VÝKRESU	SITUACE DLE KATASTRÁLNÍ MAPY	ČÍSLO VÝKRESU C-01