

Pan
Martin Dobeš
K Ousuší 85
Chýnice
Tachlovice
252 17

Věc: Vyjádření k Projektové dokumentaci - Havarijní oprava přivaděče vody do Zámeckého parku, k.ú. Vrchlabí

Dne: 13.9. 2017

V zájmovém prostoru stavby se nenachází žádné sítě ani ochranná pásma sítí a vodních zdrojů ve správě MěVaK Vrchlabí.

Příloha: Situace A4 1:100

Tomáš Urválek
MěVaK Vrchlabí


06



**MĚSTSKÉ VODOVODY A KANALIZACE
VRCHLABÍ**

příspěvková organizace

Nádražní 832 | 543 01 Vrchlabí
IČ: 49290240 | DIČ: CZ49290240

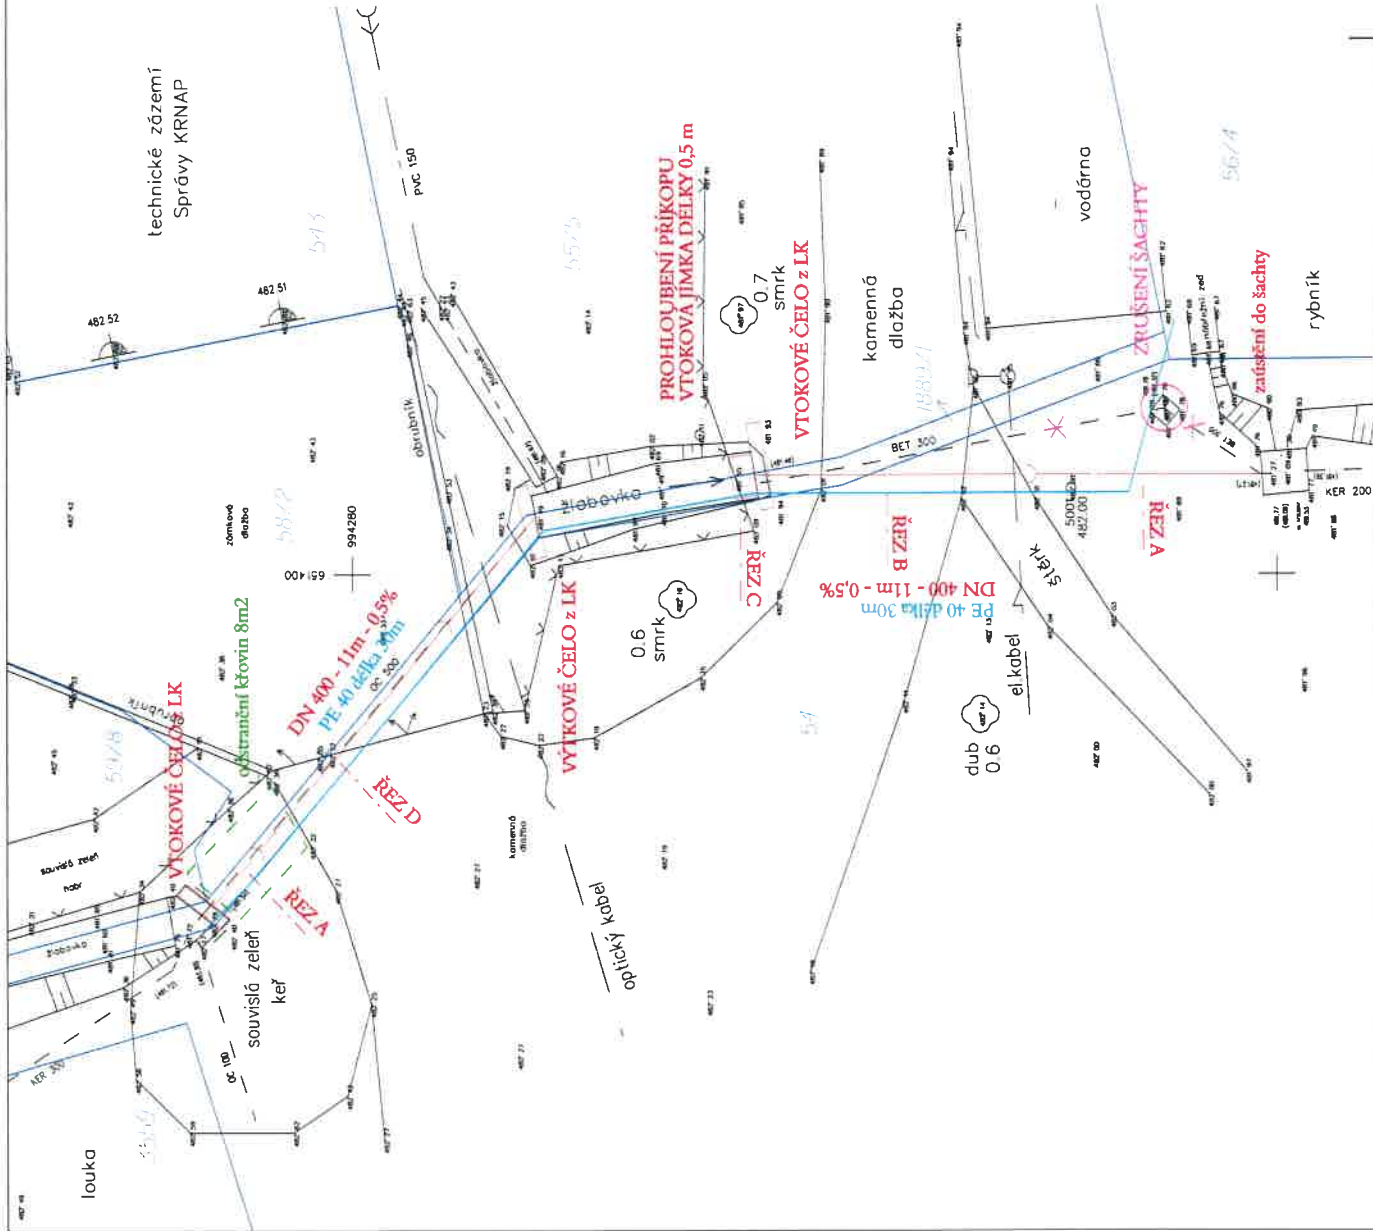

NÁZEV ZAKÁZKY:

MAPOVÝ PODKLAD PRO PROJEKT
ZATRUBNĚNÍ ČÁSTI VODNÍHO TOKU
V AREÁLU SPRÁVY KRNAP, VRCHLABÍ

OBJEDNATEL: SPRÁVA KRNAP, DOBROVSKÉHO 3, VRCHLABÍ
VYPRACOVAL: TOMÁŠ HONCŮ
OKRES: TRUTNOV
OBEC: VRCHLABÍ
KAT. ÚZEMÍ: VRCHLABÍ

PROJEKTOVÁNÍ	
Fügenerova 42, Vrchlabí, 543 01	
DATUM ZPRACOVÁNÍ: SRPEN 2017	
ČÍSLO ZKÁZKY: 336/2017	
SOUŘADNICOVÝ SYSTÉM: JTSK	
VÝŠKOVÝ SYSTÉM: BPV	
MĚŘÍTKO: 1 : 200	
FORMÁT: A 3	
ZPRACOVÁNO V GRAFICKÉM PRŮSTŘEDÍ: CEUS	
JMÉNO SOUBORU: MP pro zatrubnění.gbr	



06

MĚSTSKÉ VODOVODY A KANALIZACE
VRCHLABÍ

příspěvková organizace
Nádražní 832 | 543 01 Vrchlabí
IČ: 49290240 | DIČ: CZ49290240



LEGENDA

- projektovaná kanalizace
- užitkový vodovod
- situace KN

PROJEKTANT: Ing. Martin DOBEŠ	VYPRACOVAL: Ing. Martin DOBEŠ	Martin Dobeš s.r.o.
STUPEŇ: DSP	DATUM: SRPEN 2017	
OBJEDNATEL: Správa Křemelického národního parku	MĚŘÍTKO: 1 : 100	
Vrchlabí		
Přivaděč vody do Zámeckého parku		
Situace 1 : 100		
Č. PŘÍLOHY		
C3		